


共電工事株式会社

〒462-0865 名古屋市北区下飯田町1-26
TEL(052)914-2700 FAX(052)991-8004

7/10 訂正 7/13 訂正


名称	東亜システム株式会社社屋新築工事	縮尺	図番
図名	幹線動力設備図	検図	日付

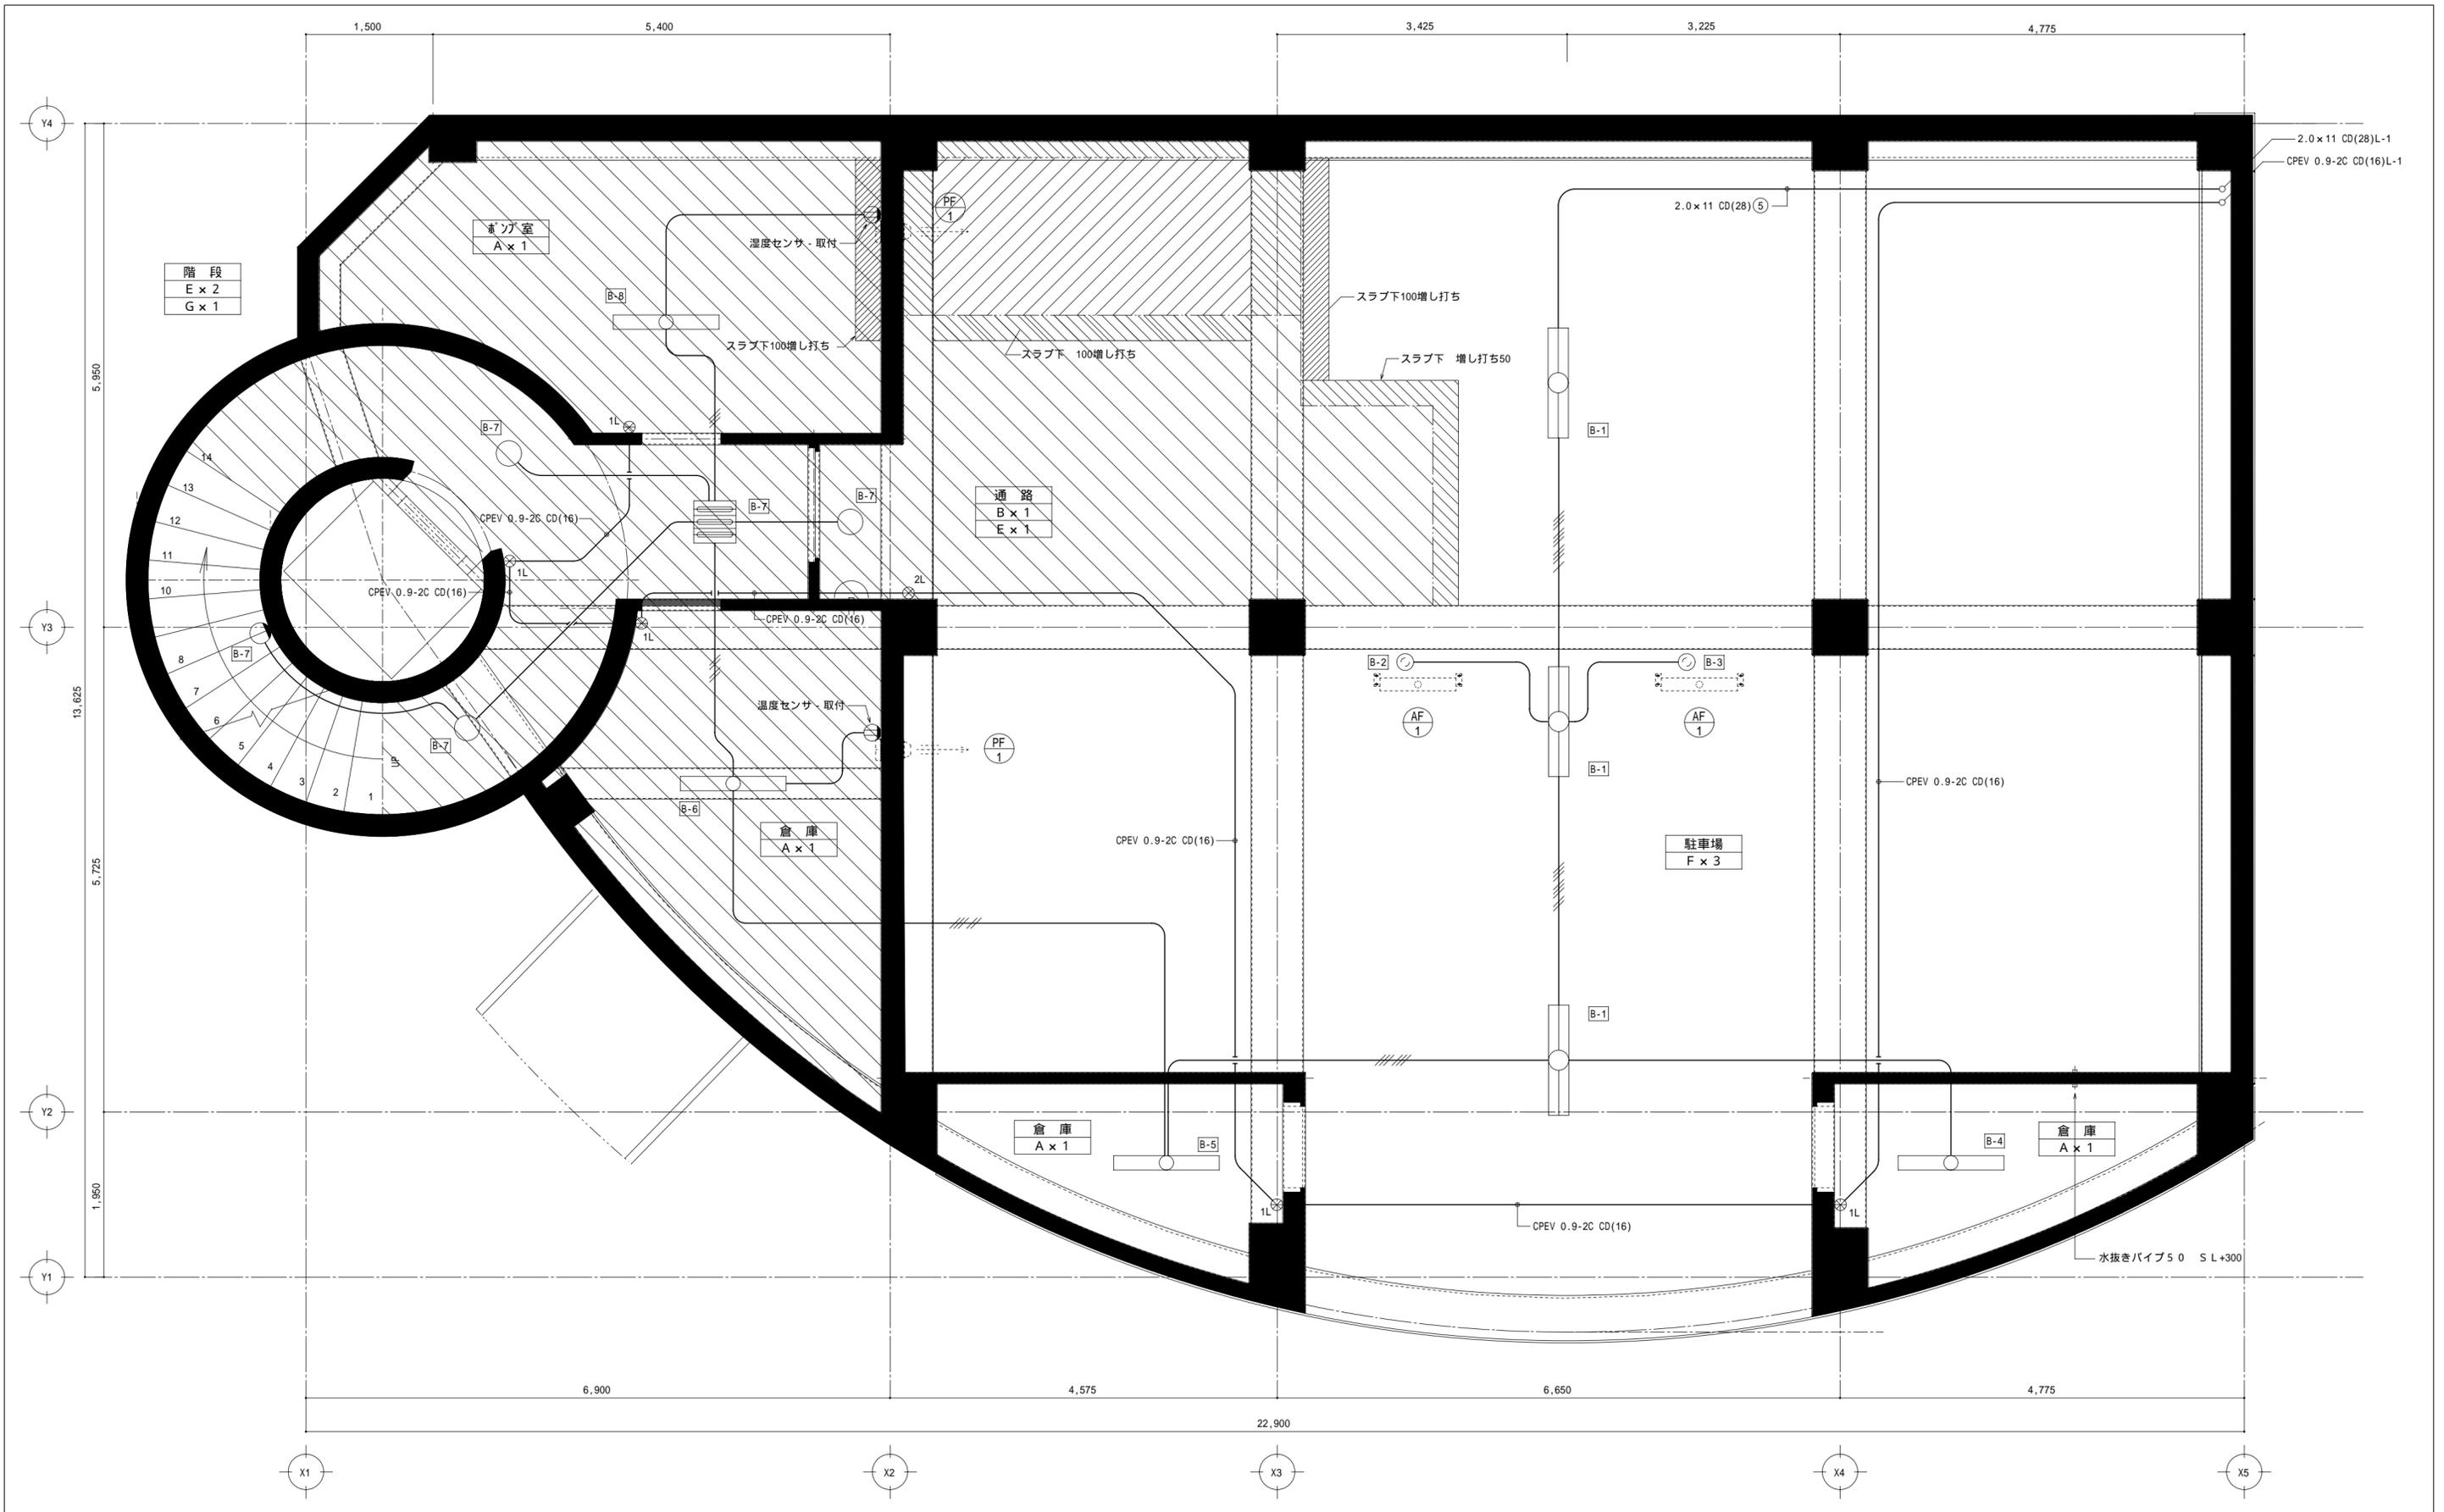

共電工事株式会社
 〒462-0865 名古屋市北区下飯田町1-26
 TEL(052)914-2700 FAX(052)991-8004

7/10 訂正 7/13 訂正

名称	東亜システム株式会社社屋新築工事	縮尺	図番
図名	電灯設備図	検図	日付

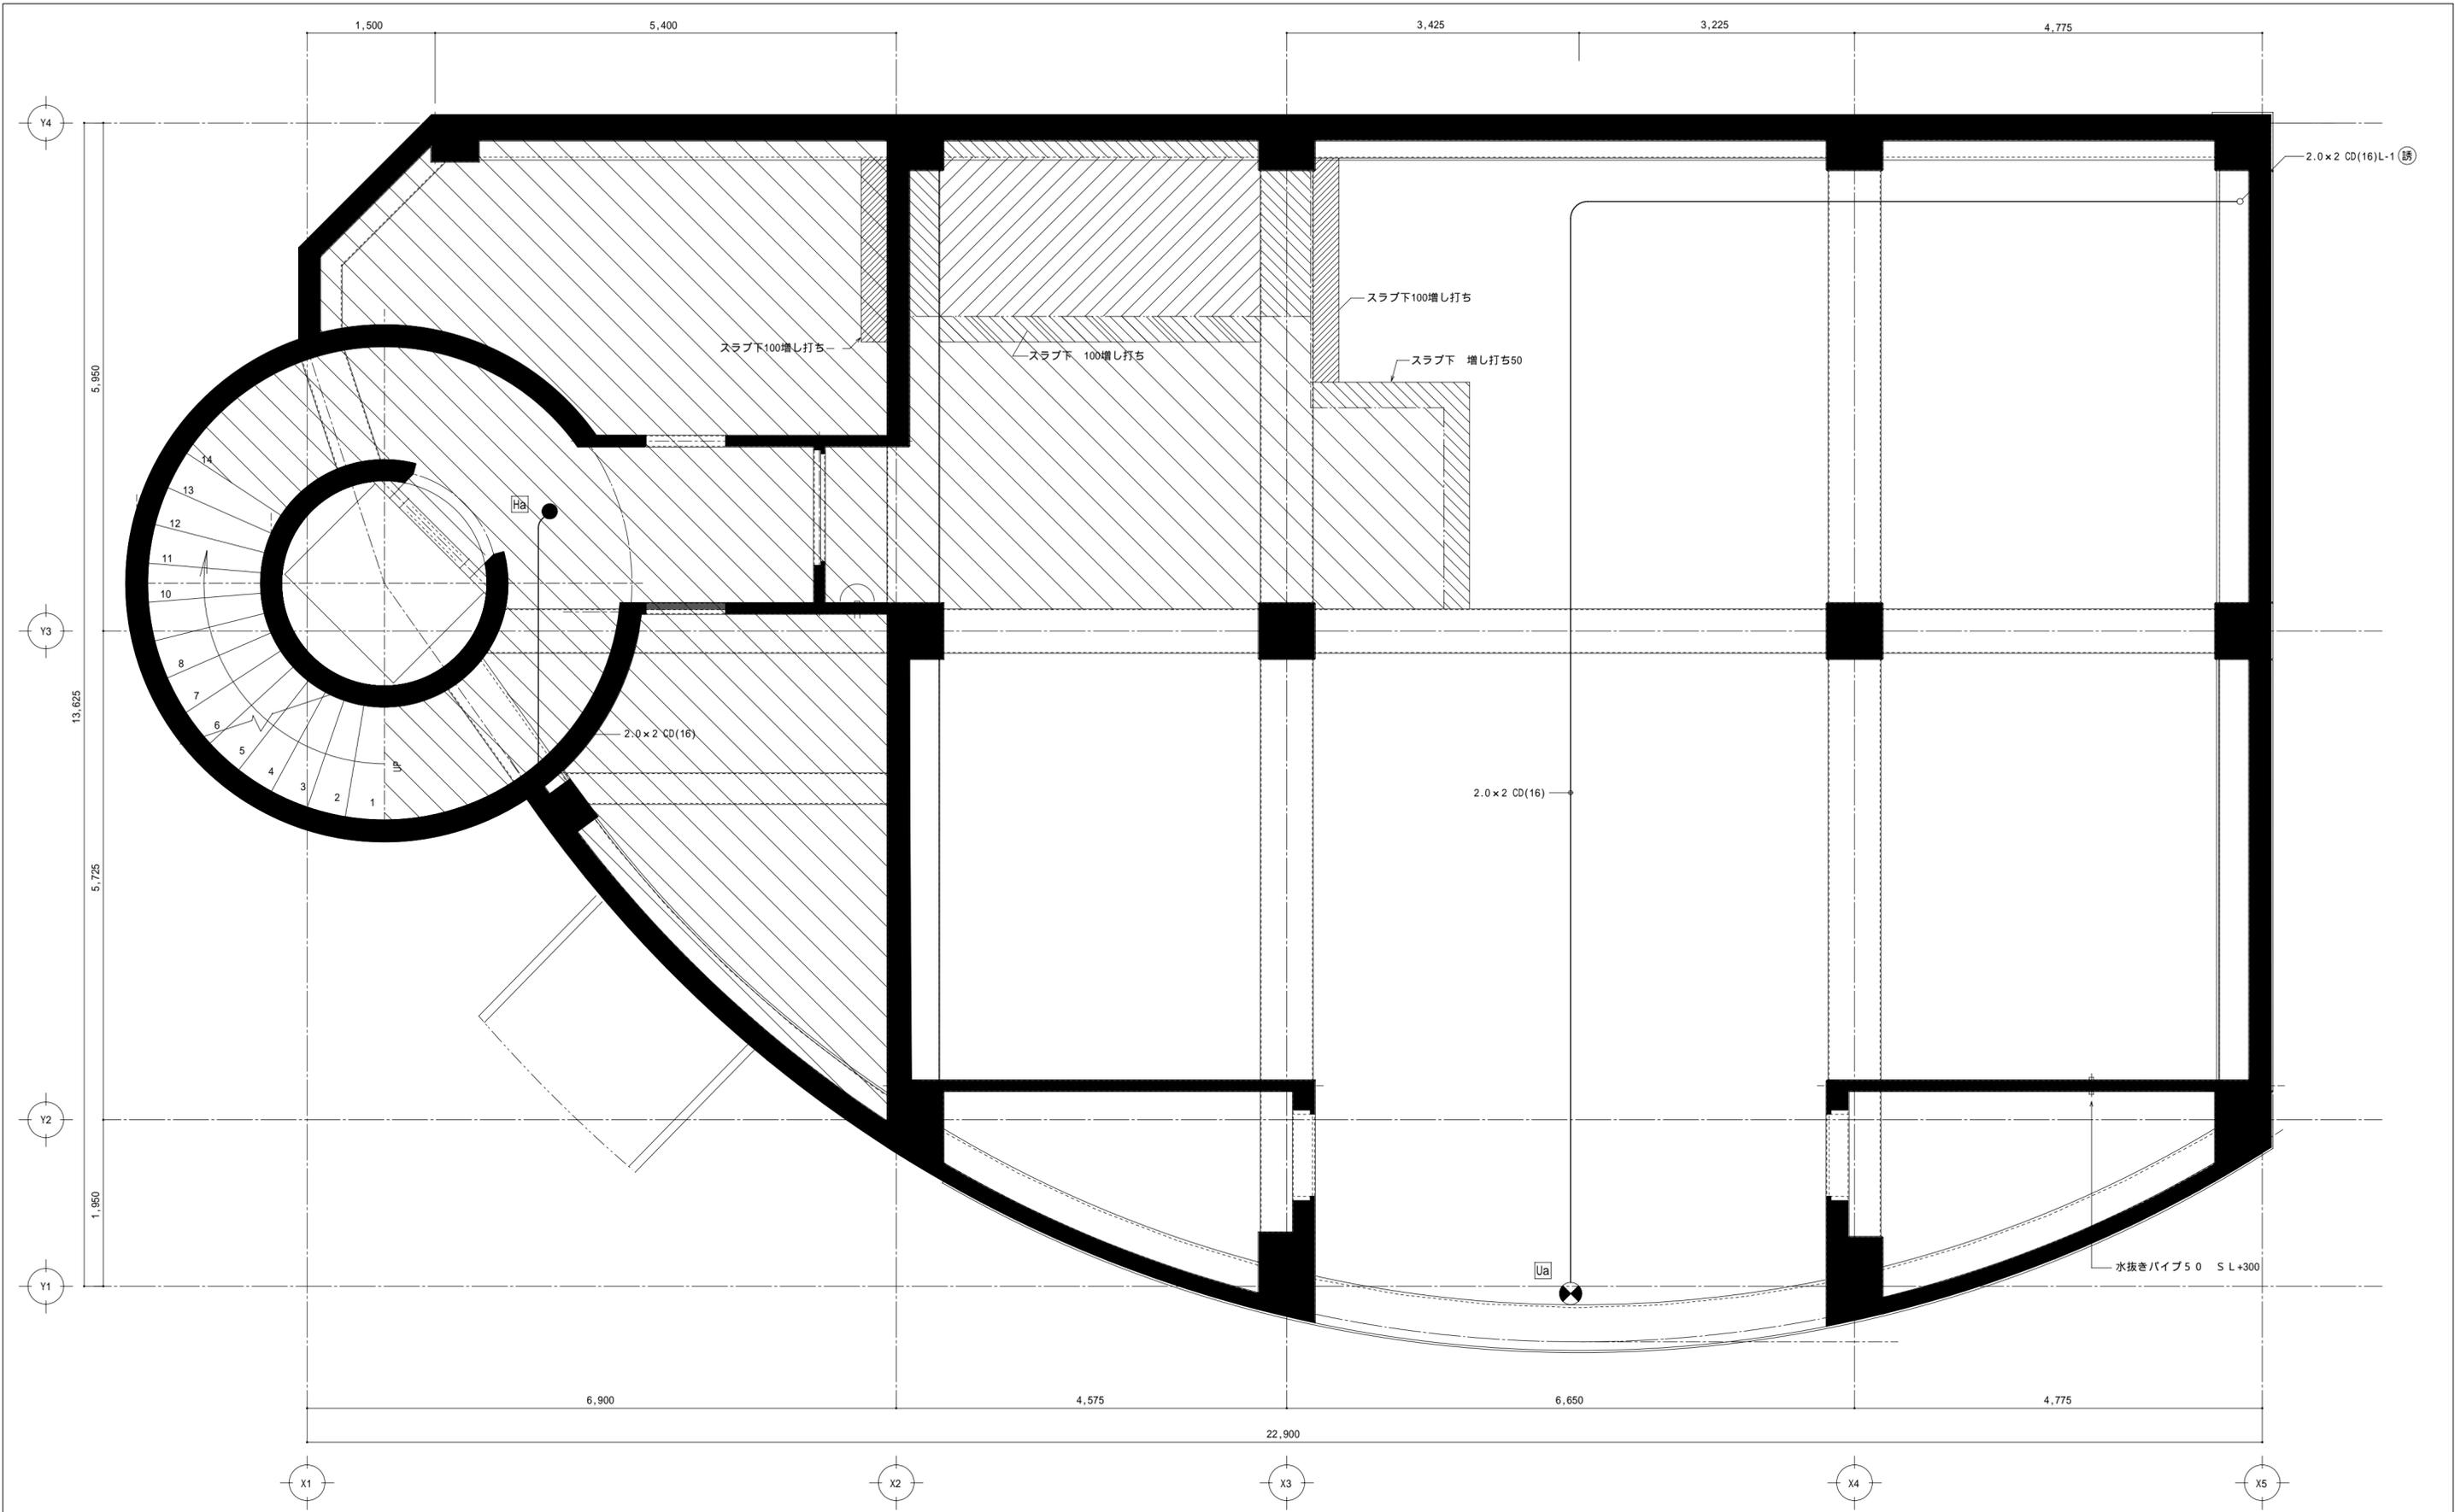


共電工事株式会社

〒462-0865 名古屋市北区下飯田町1-26
 TEL(052)914-2700 FAX(052)991-8004

7/10 訂正 7/13 訂正

名称	東亜システム株式会社社屋新築工事	縮尺		図番	
図名	誘導灯・非常灯設備図	検図		日付	

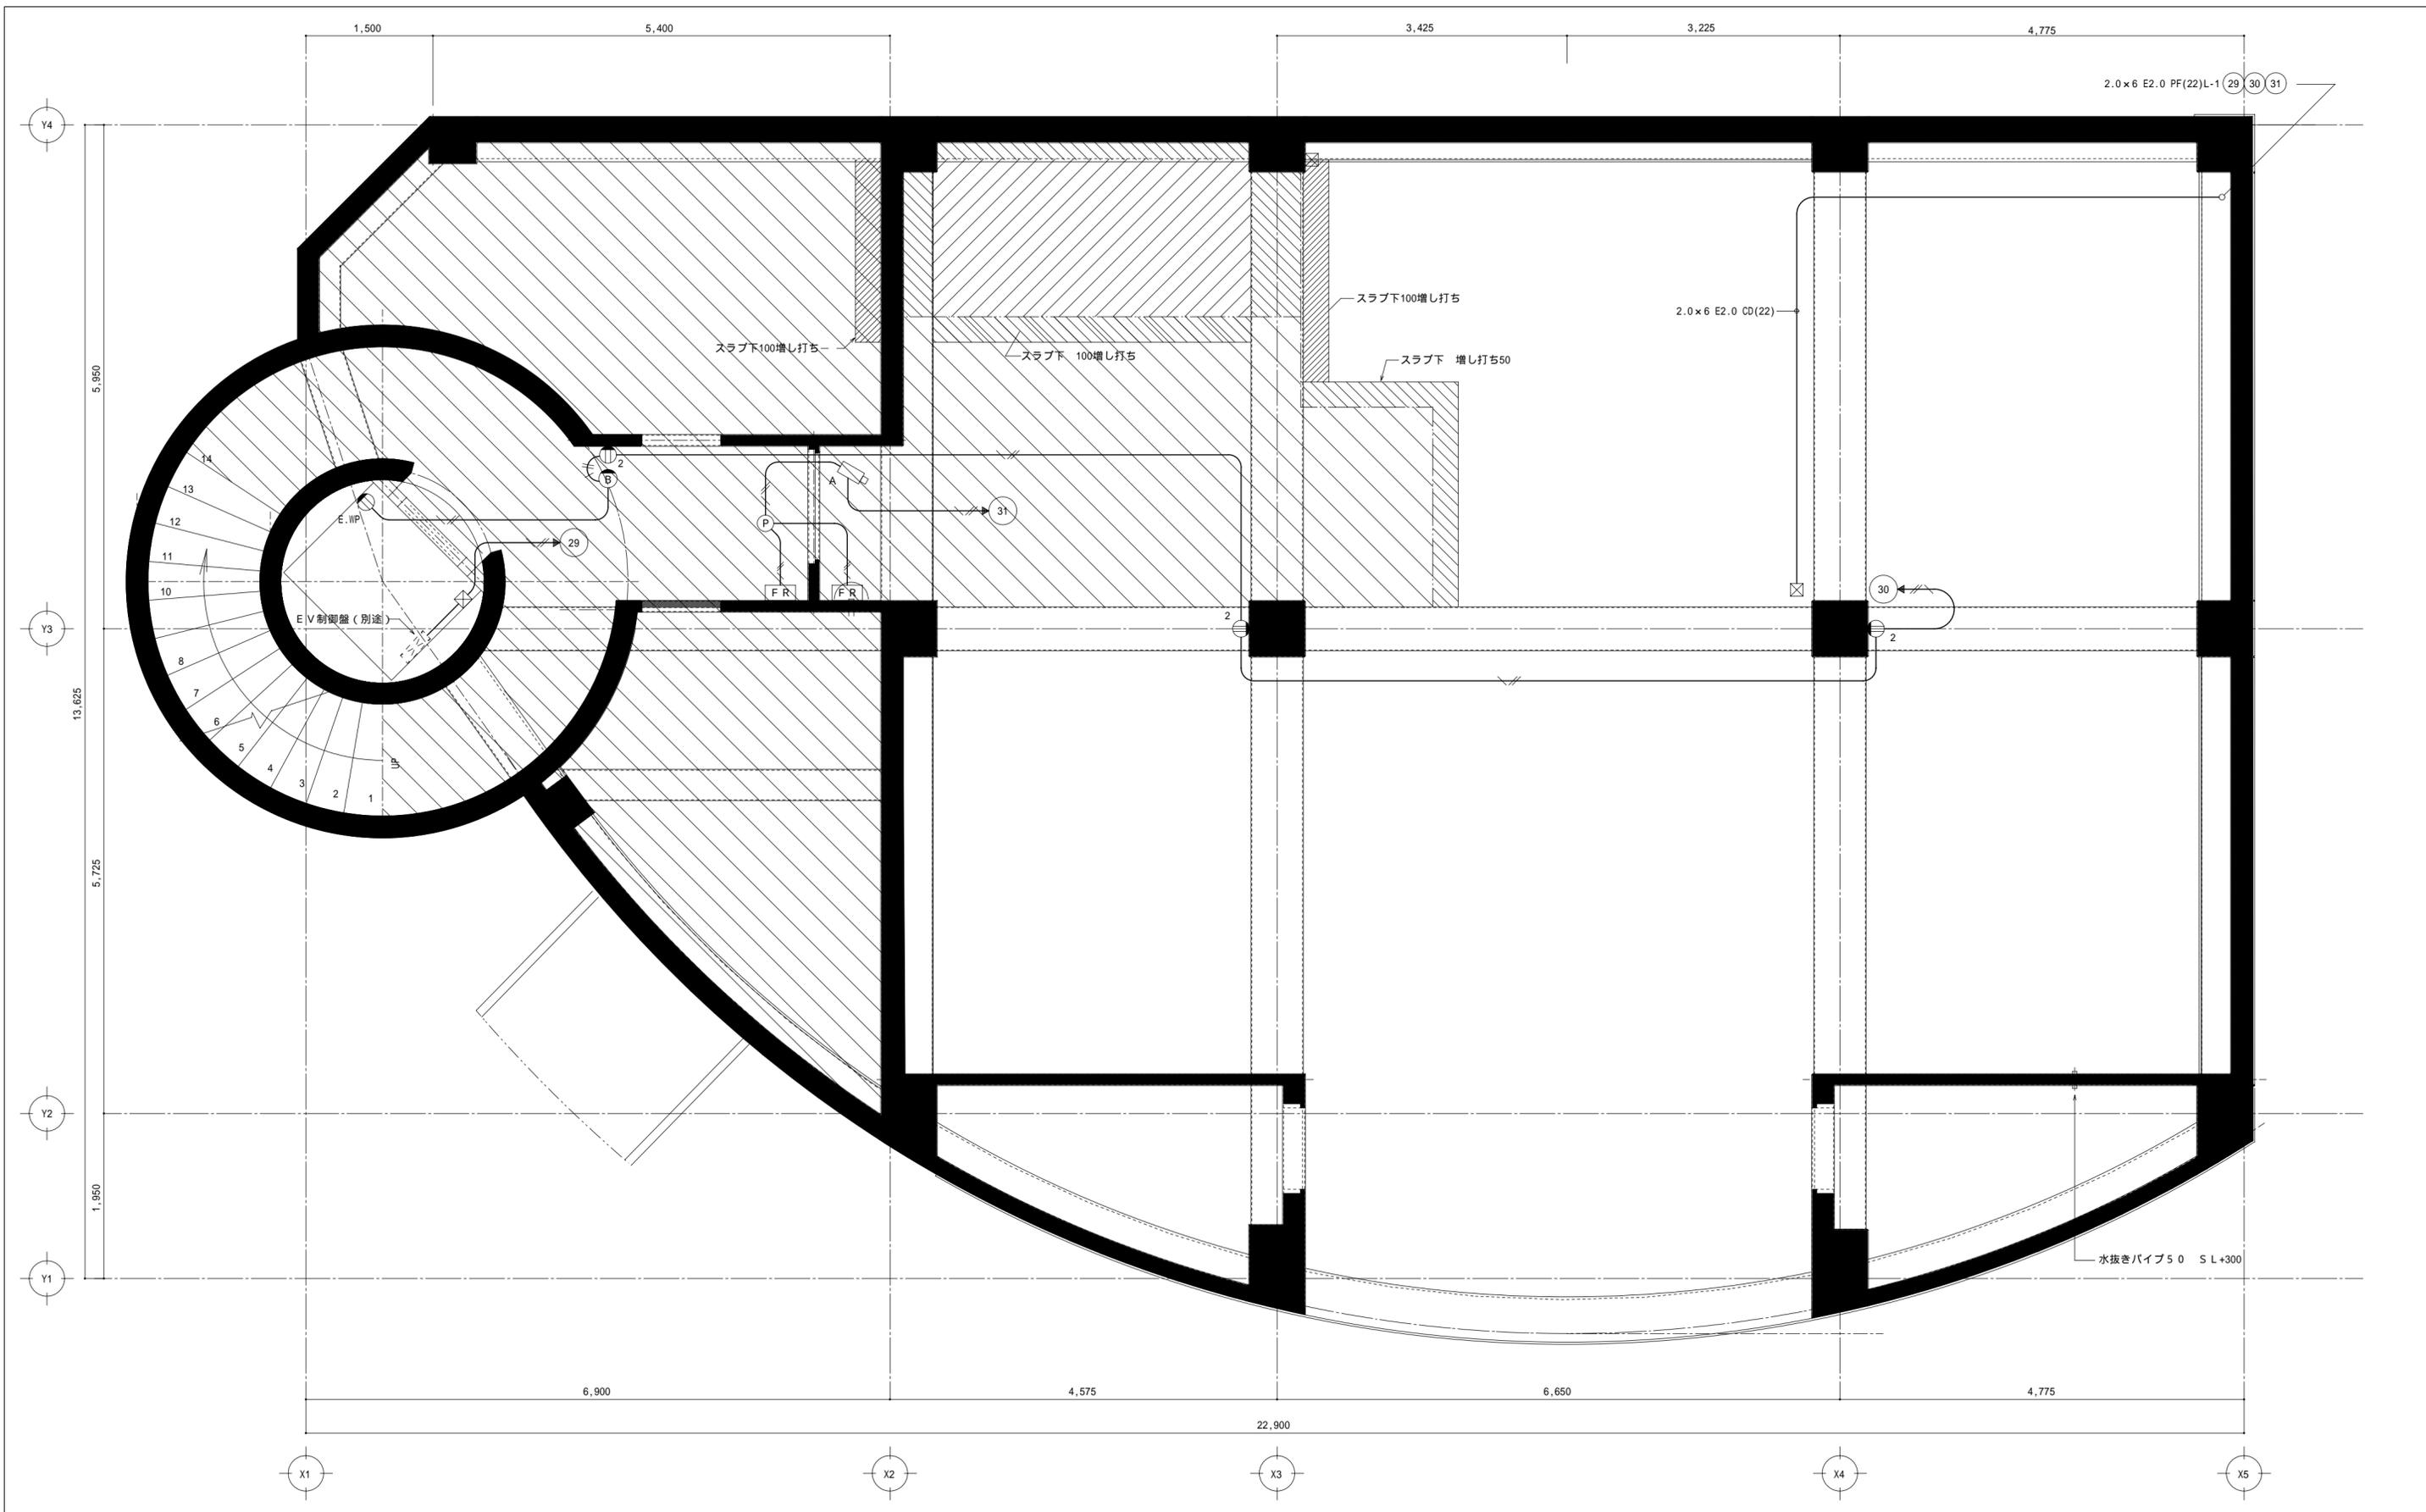


共電工事株式会社

〒462-0865 名古屋市北区下飯田町1-26
 TEL(052)914-2700 FAX(052)991-8004

7/10 訂正 7/13 訂正

名称	東亜システム株式会社社屋新築工事	縮尺	図番
図名	コンセント設備図	検図	日付

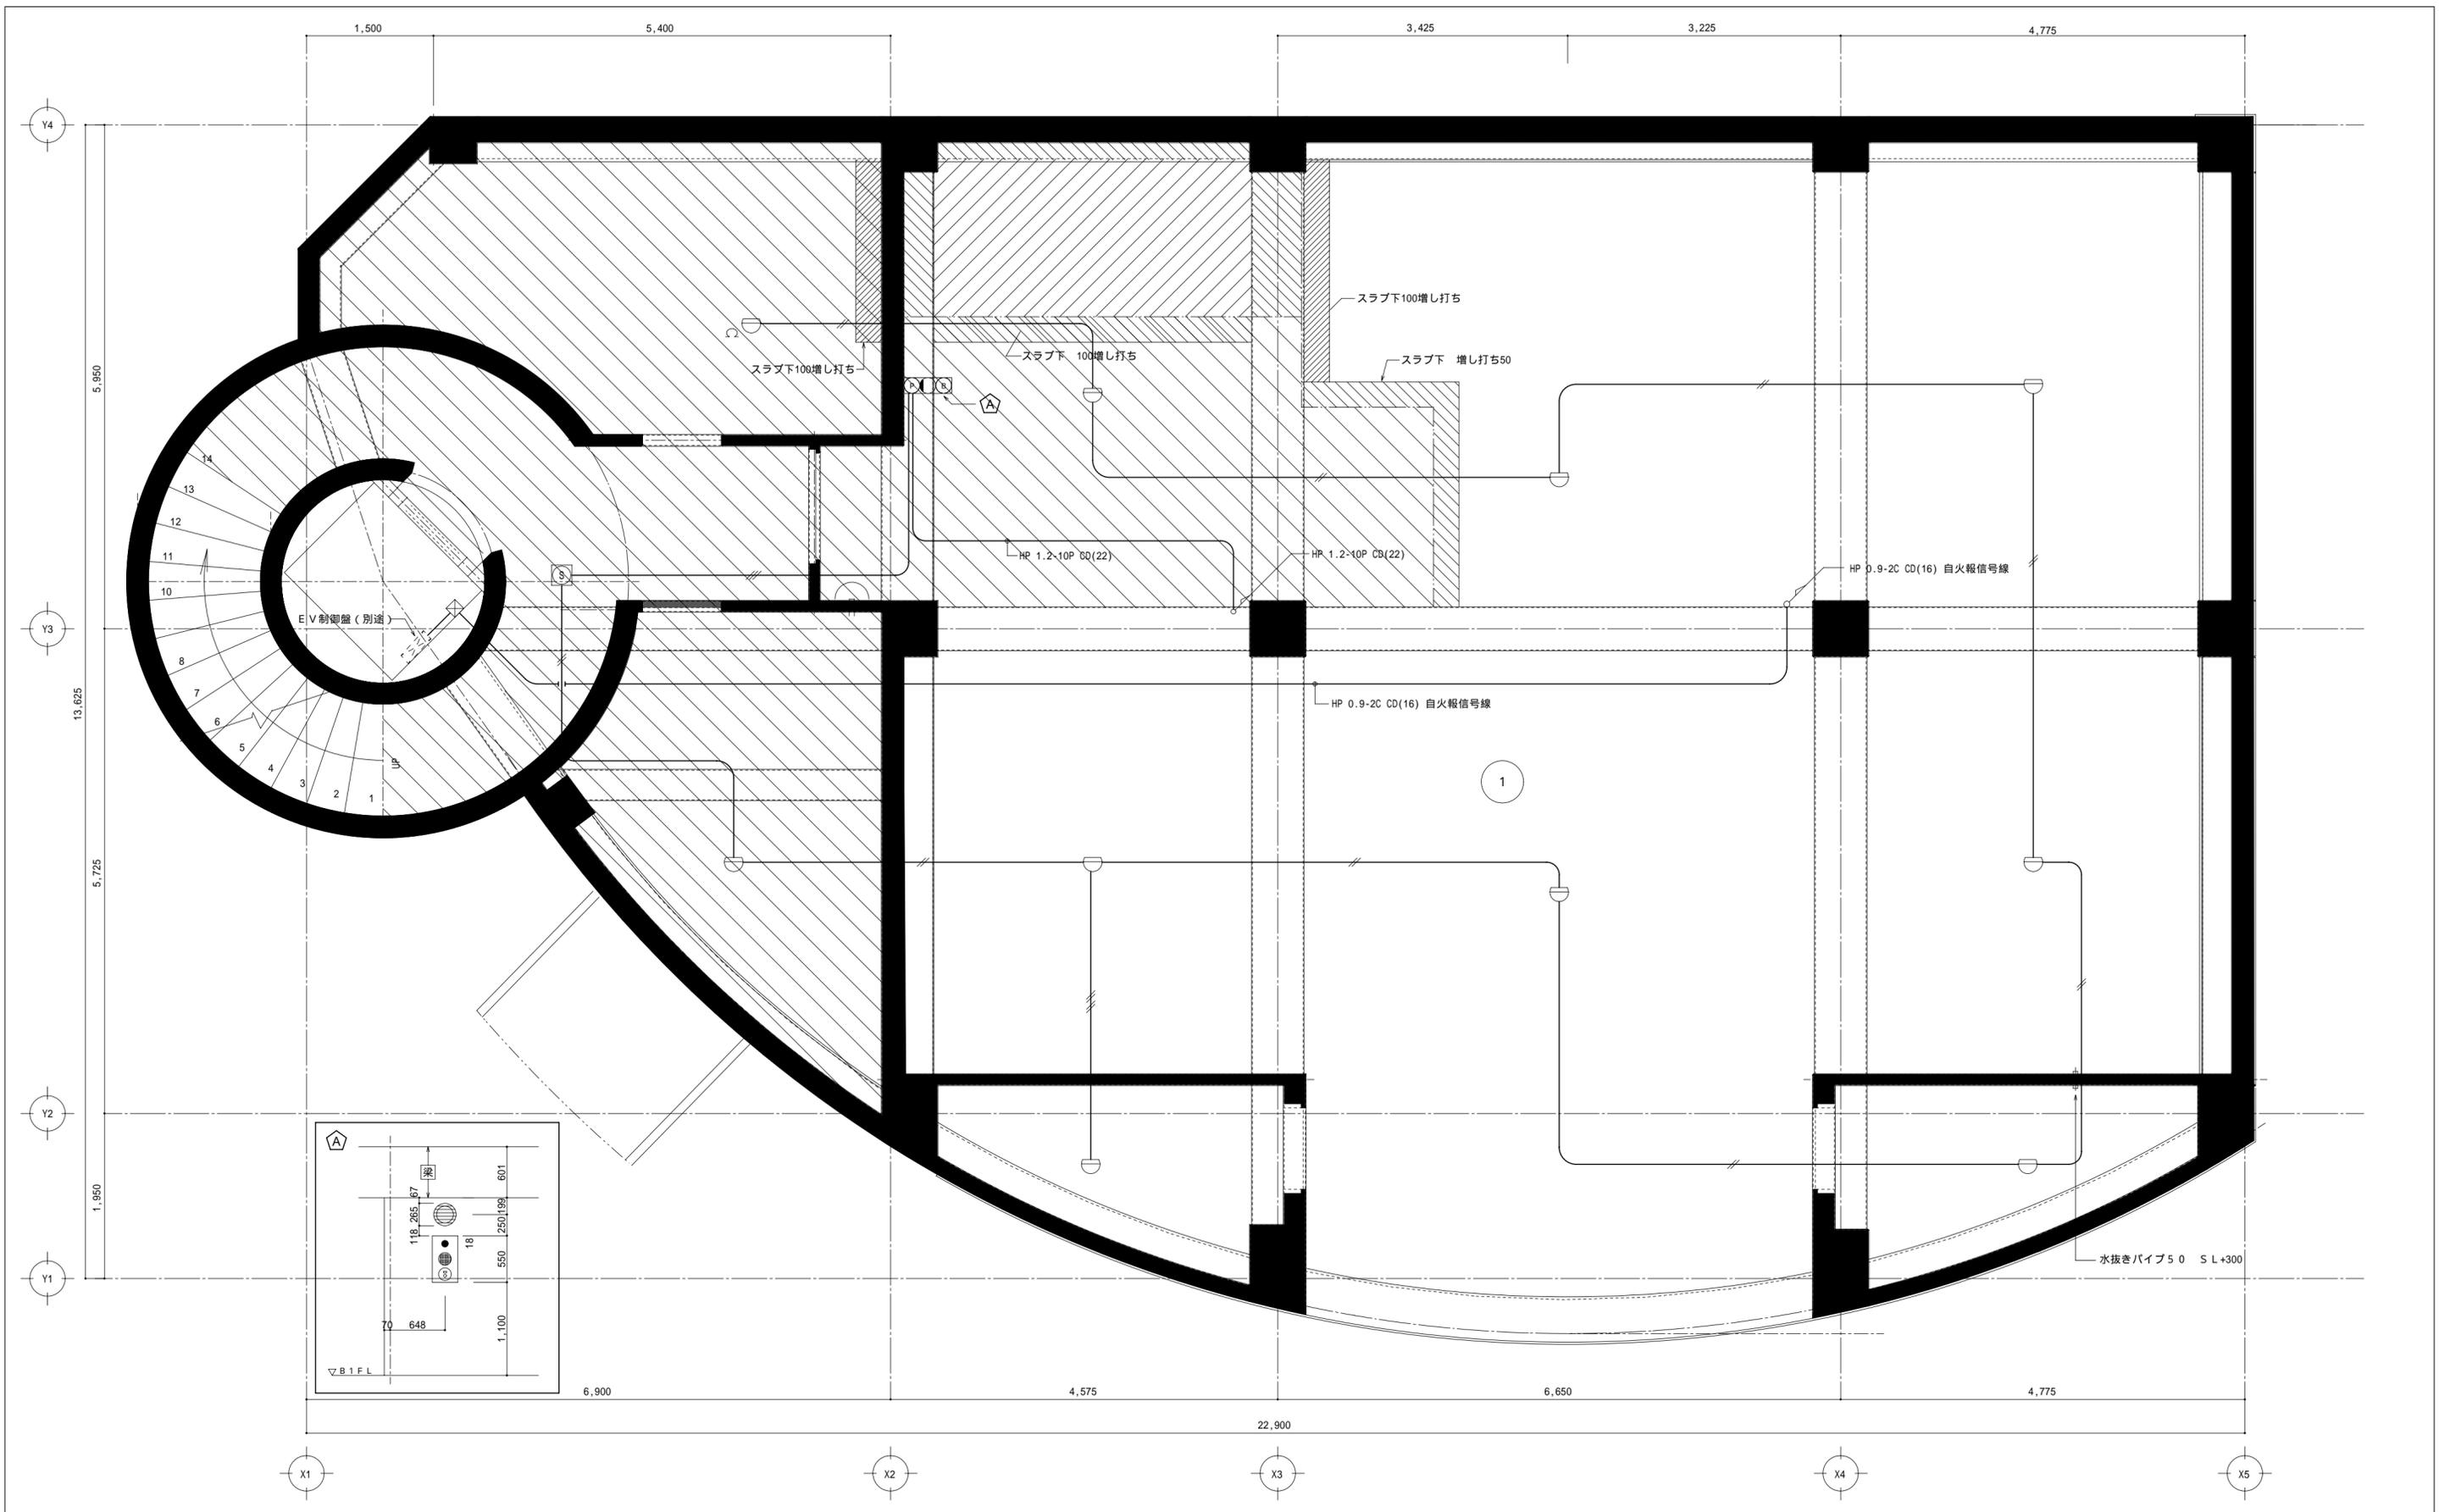


共電工事株式会社

〒462-0865 名古屋市北区下飯田町1-26
 TEL(052)914-2700 FAX(052)991-8004

7/10 訂正 7/13 訂正

名称	東亜システム株式会社社屋新築工事	縮尺	図番
図名	自動火災報知設備図	検図	日付

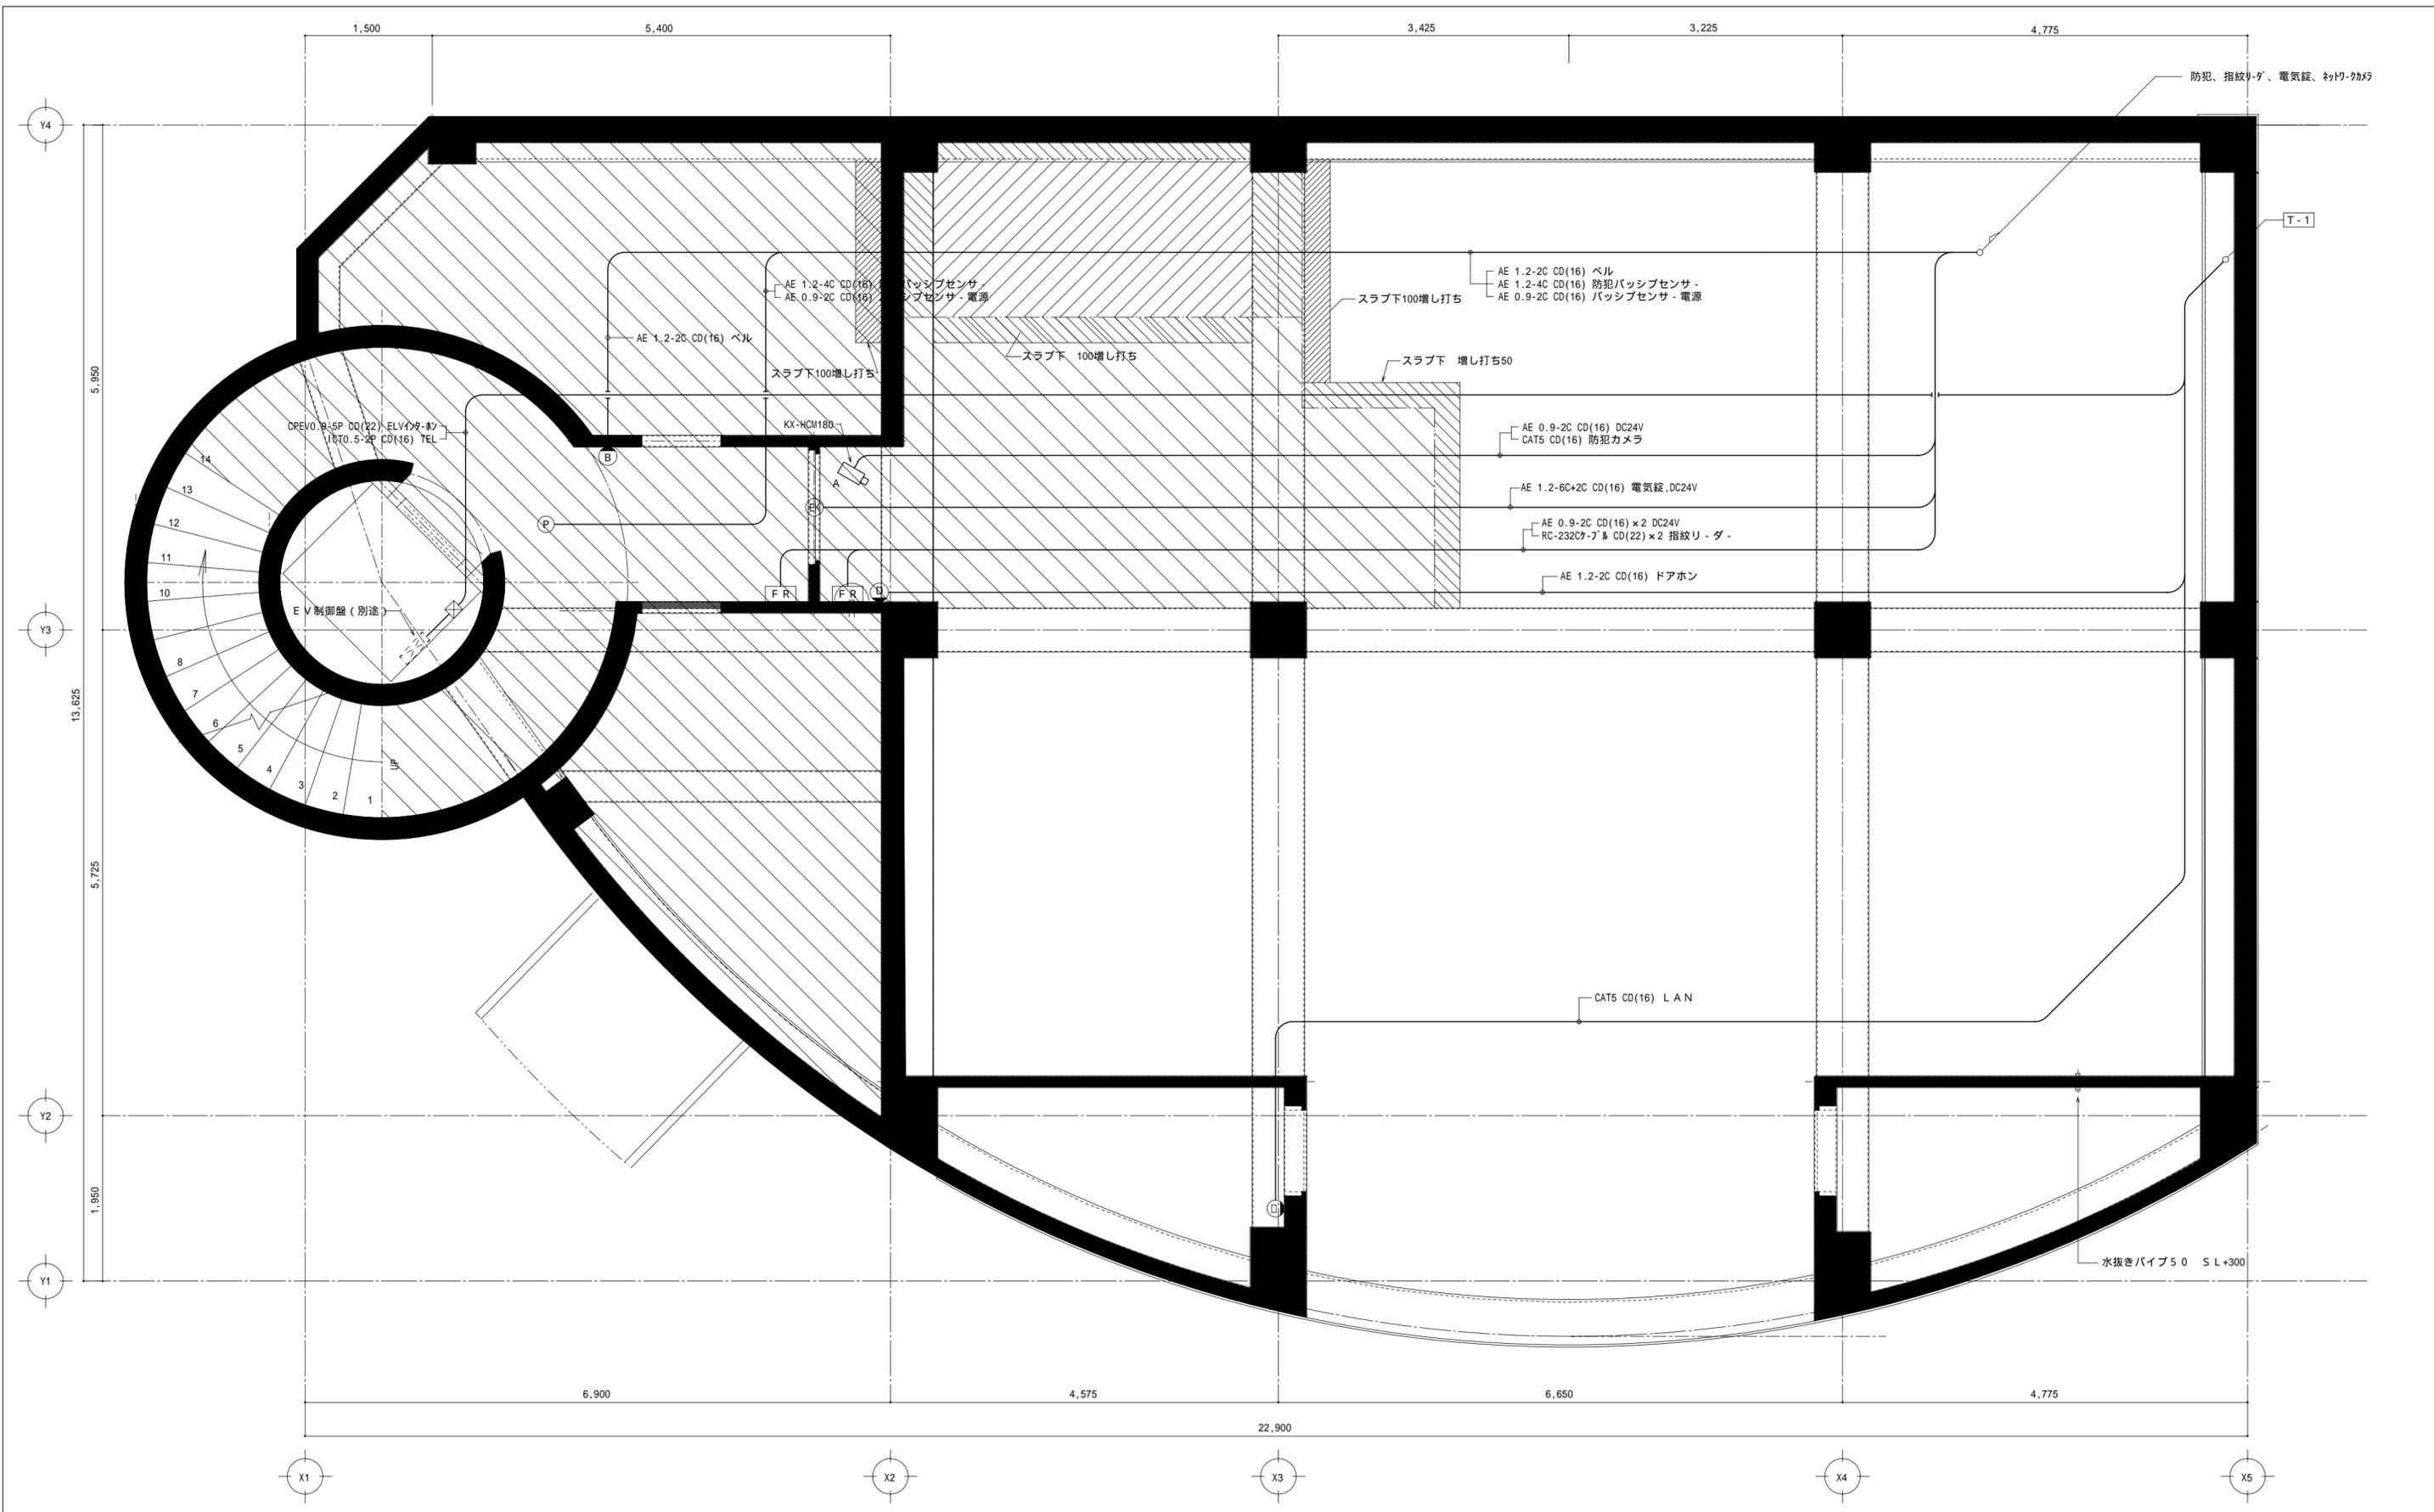

共電工事株式会社

〒462-0865 名古屋市北区下飯田町1-26
TEL(052)914-2700 FAX(052)991-8004

7/10 訂正 7/13 訂正

名称	東亜システム株式会社社屋新築工事	縮尺	図番
図名	弱電設備図	検図	日付